
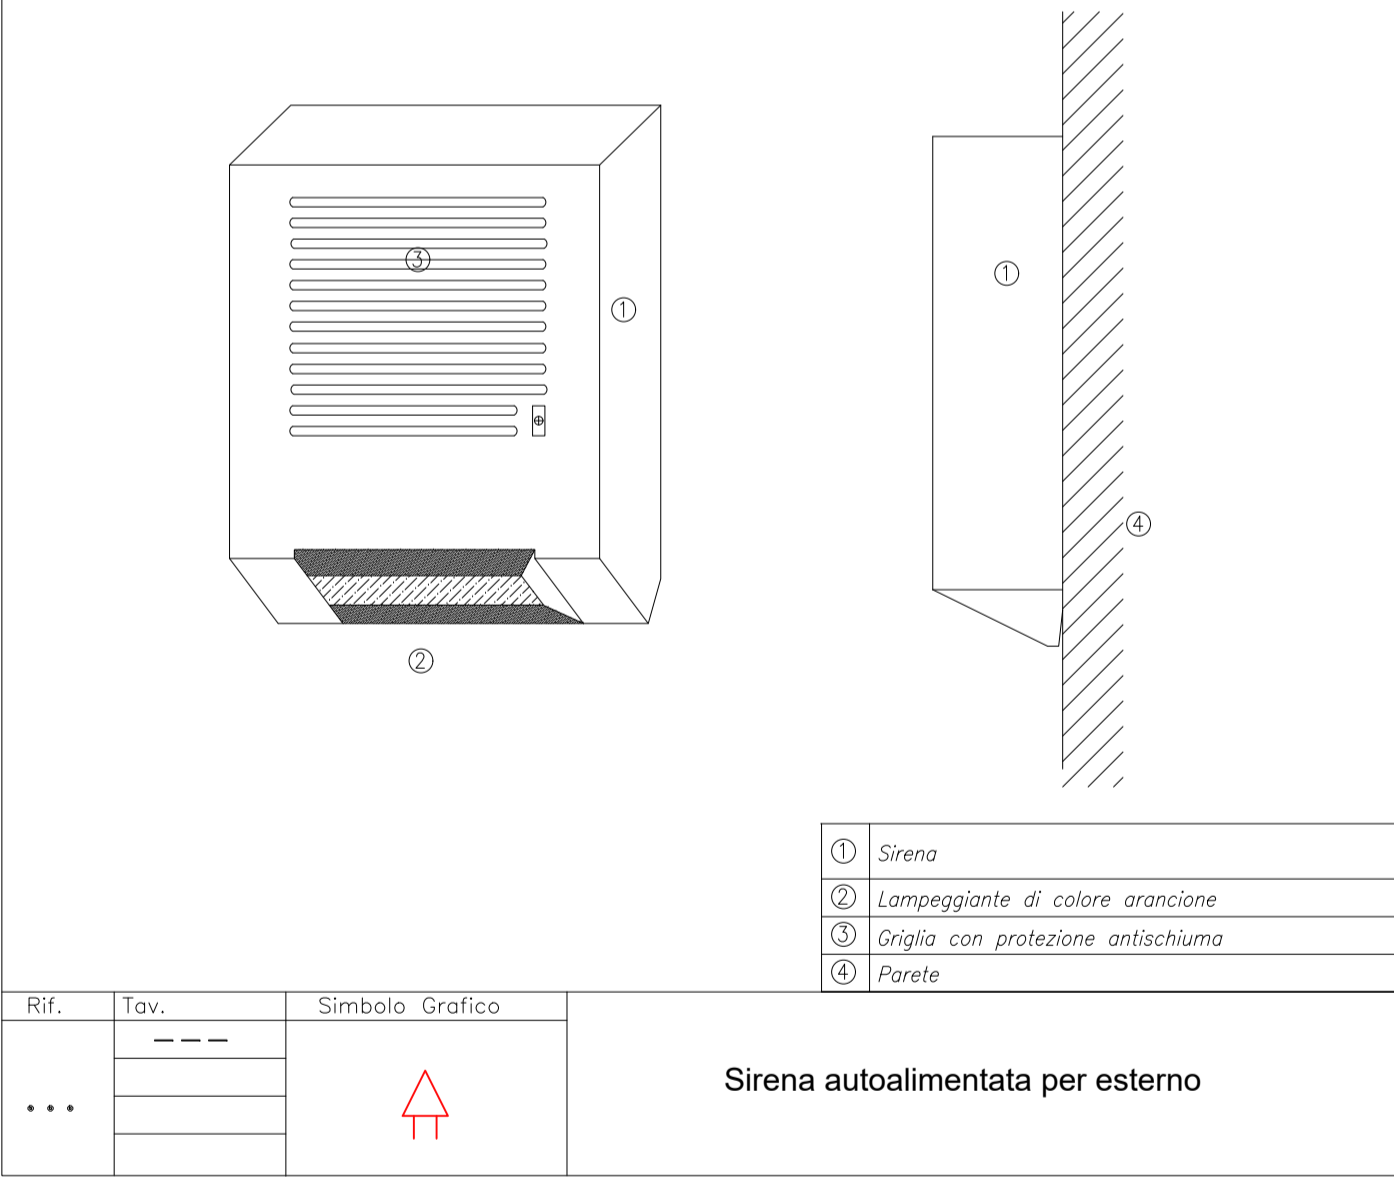
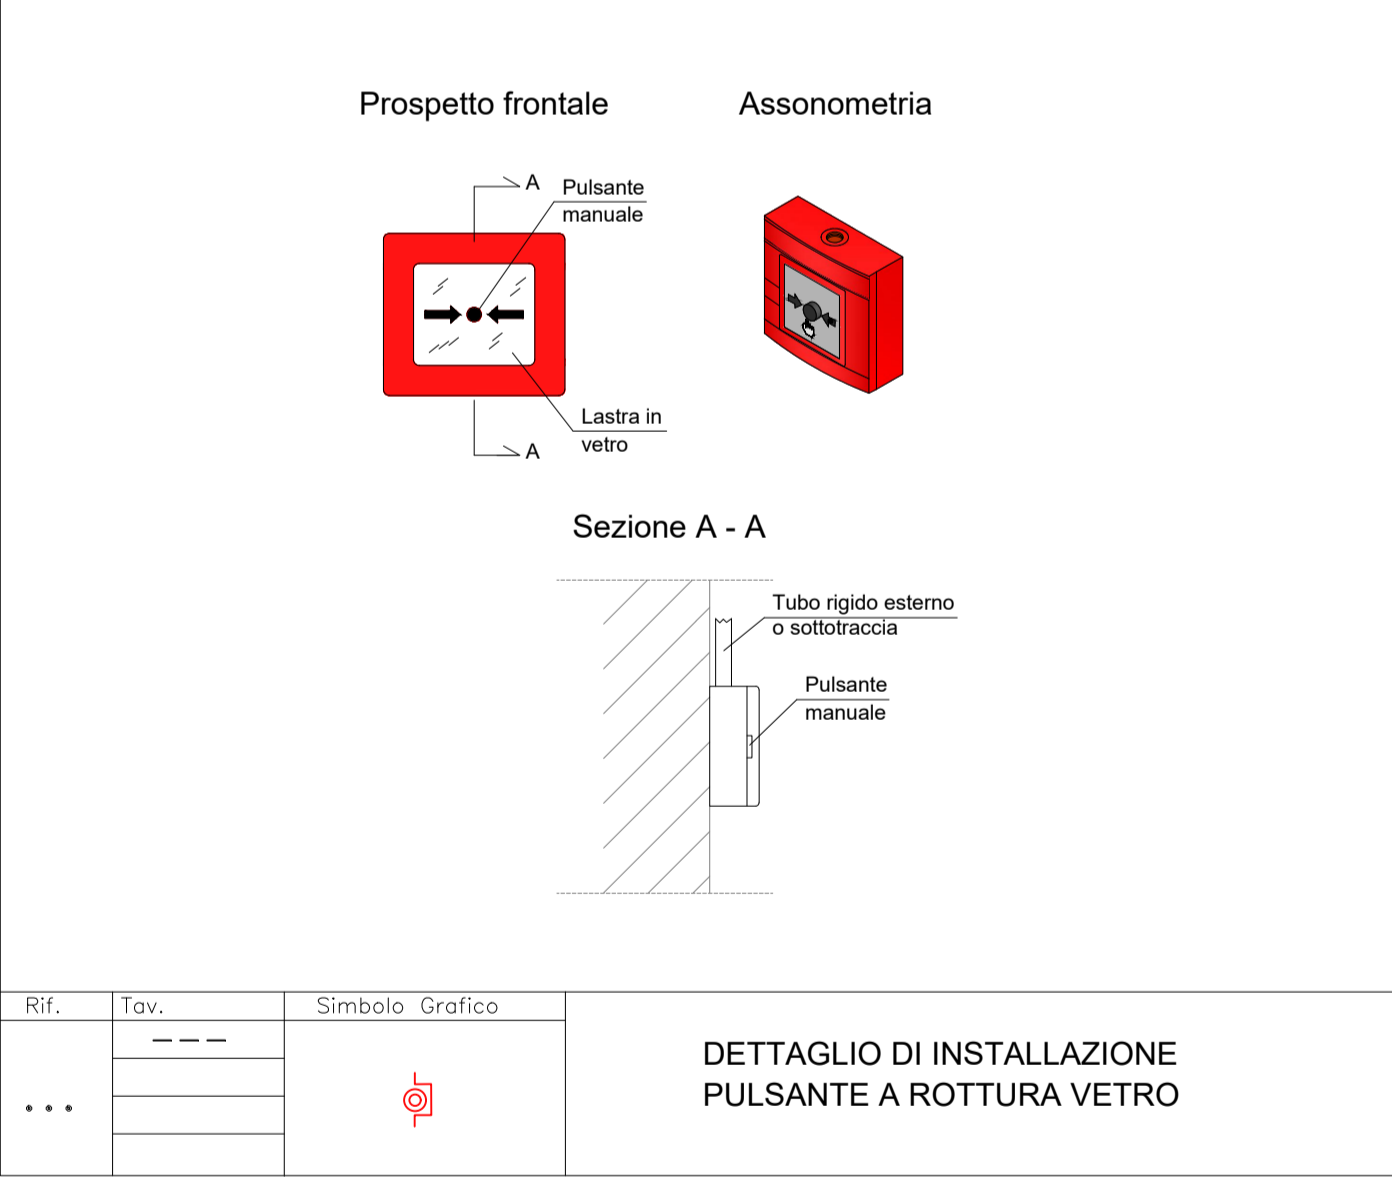
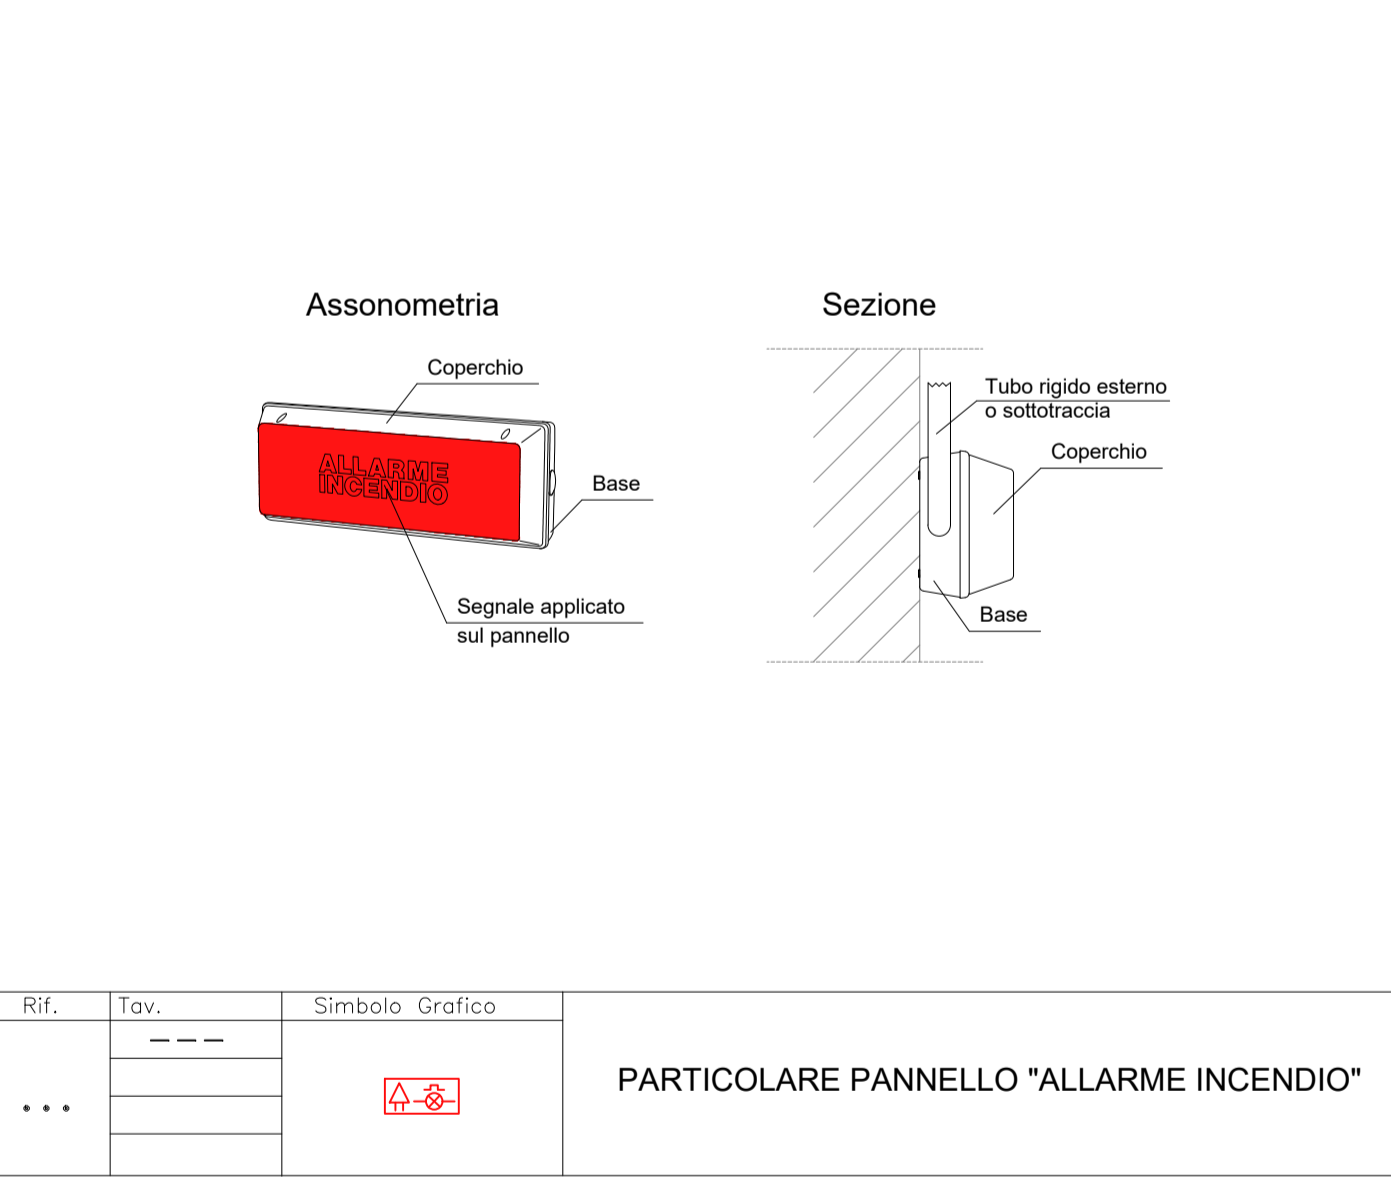


LEGENDA SIMBOLI	
	Pozzetto di derivazione 400x400x40mm
	Tubazione interna
	Risalta cavi
	Rivelatore ottico di fumo
	Pulsante di emergenza in cassetta a rottura a vetro
	Sirena di allarme sovratemperatura trasformatore con segnalazione ottico-acustica
	Pannello segnalazione EVAC
	Sirena di allarme

DIMENSIONI MINIME COLLEGAMENTI TERMINALI					
CAVO		TUBAZIONE	SIMBOLO GRAFICO		
TIPO	FORMAZIONE E SEZIONE				
FG40HM1 100/100 V	2x(2x1.5) mm²	1025			
FG40HM1 100/100 V	2x(2x1.5) mm²	1025			
FTG10M1 0.6/1 kV alimentazione	2x(1x1.5) mm²	1020			

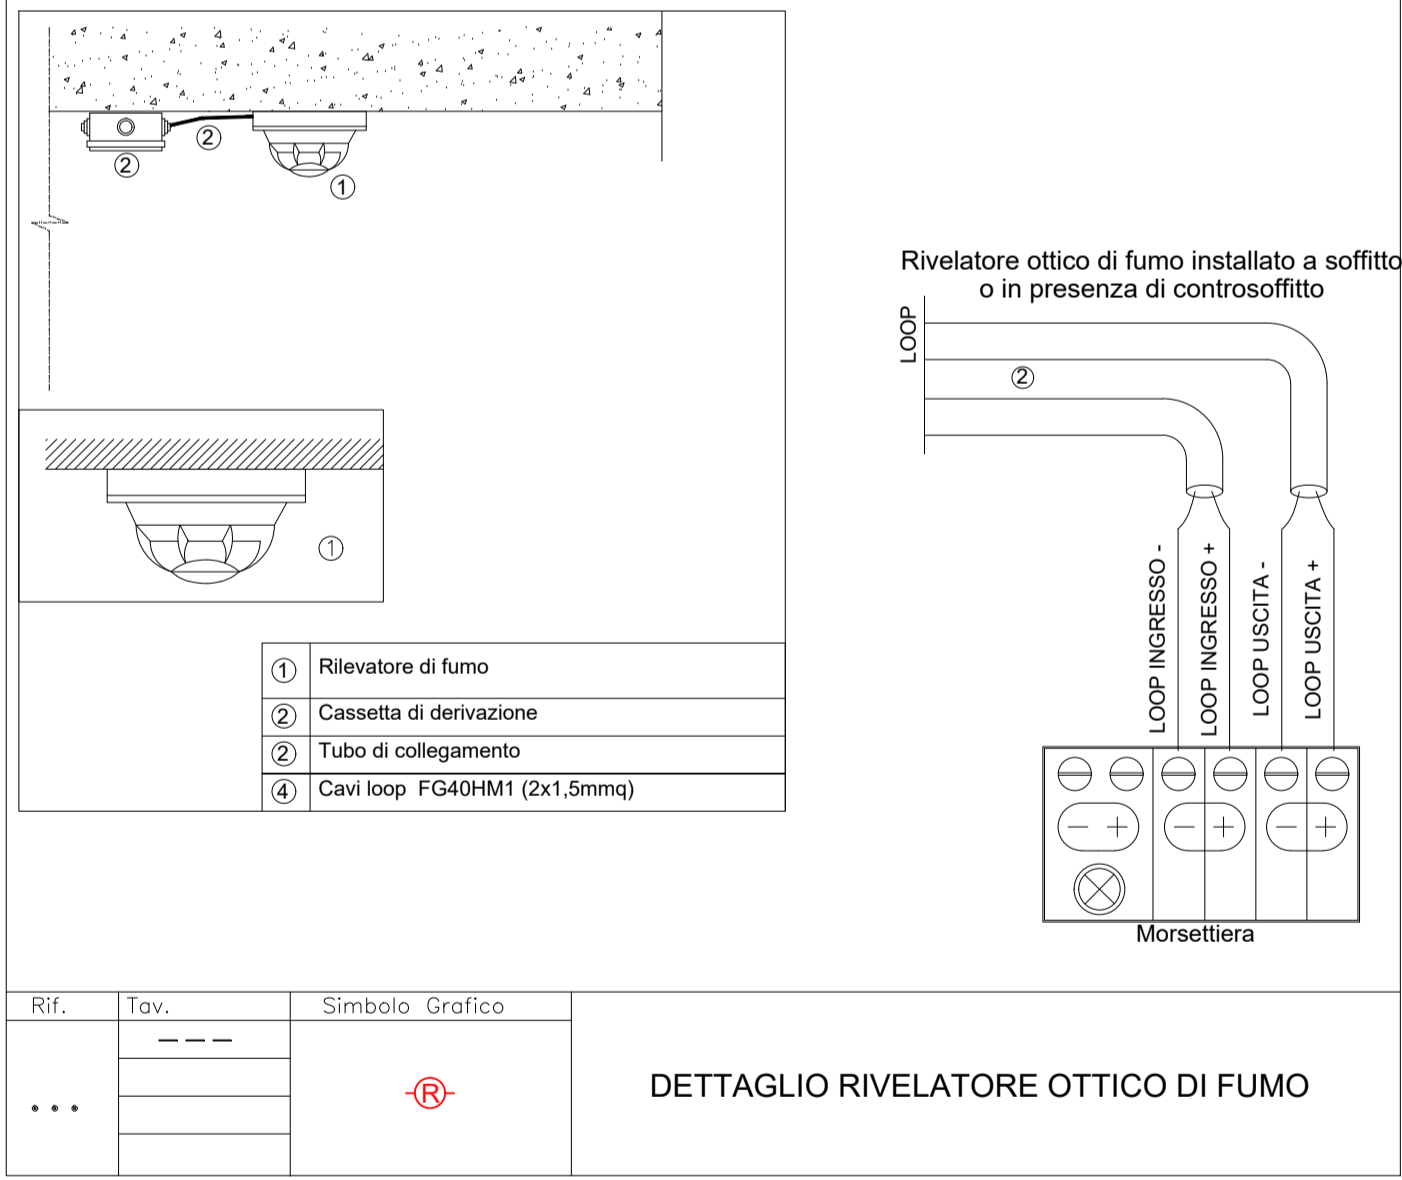

AZIENDA SANITARIA LOCALE AVELLINO
Via Degli Imbimbo 10/12 - 83100 Avellino - C.F.: P.IVA 02600160648
U.O. C. Tecnica Patrimoniale

DIREZIONE GENERALE: Dott.ssa Maria MORGANTE
R.U.P. Arch. Marina ABBONDANDOLO

Lavori di conformità alle norme di prevenzione incendi
Il stralcio c/o il P.O. 'G. Criscuoli' di S. Angelo dei Lombardi (AV)
CIG. 8161889BDD - CUP. H66G19000170003

PROGETTAZIONE DEFINITIVA/ESECUTIVA

PROGETTAZIONE: (Mandatario) ARETHUSA S.p.A. (RTP) (Mandante) A.T.Advanced Technologies S.r.l. Il Tecnico (DT ARETHUSA S.p.A.) Ing. Giuliano Maria Esposito

12540

TITOLO ELABORATO

IMPIANTO ELETTRICO E SPECIALI
Locali depositi esterni n.1 e n.2
Impianto Evac e rilevazione incendi

ELABORATO N°: ARE-014-20-PE IE.DI.13.0 FORMATO: A1+ SCALA: 1:50 DATA: 05/08/2020

N.	DESCRIZIONE	DATA	REDATTO	VERIFICATO	APPROVATO
0	PRIMA EMISSIONE	05/08/2020	GES.	M.FE.	G.M.E.
1					
2					